


<<< LEGENDA >>>

	- oznaczenie pomieszczeń Ogrzewanie: 1000 W pak. 2 os.
	- grzejnik łazienkowy
	- grzejnik płytowy z zasilaniem dolnym
	- przewody instalacji CO - zasilanie
	- przewody instalacji CO - powrót
	- lezaki CO pod strykiem - zasilanie
	- lezaki CO pod strykiem - powrót
	- oznaczenie pionów CO
	- oznaczenie rur stalowych
	- oznaczenie rur PE-RT
	- rzędna leżaków CO (R0 - rzędna osi)

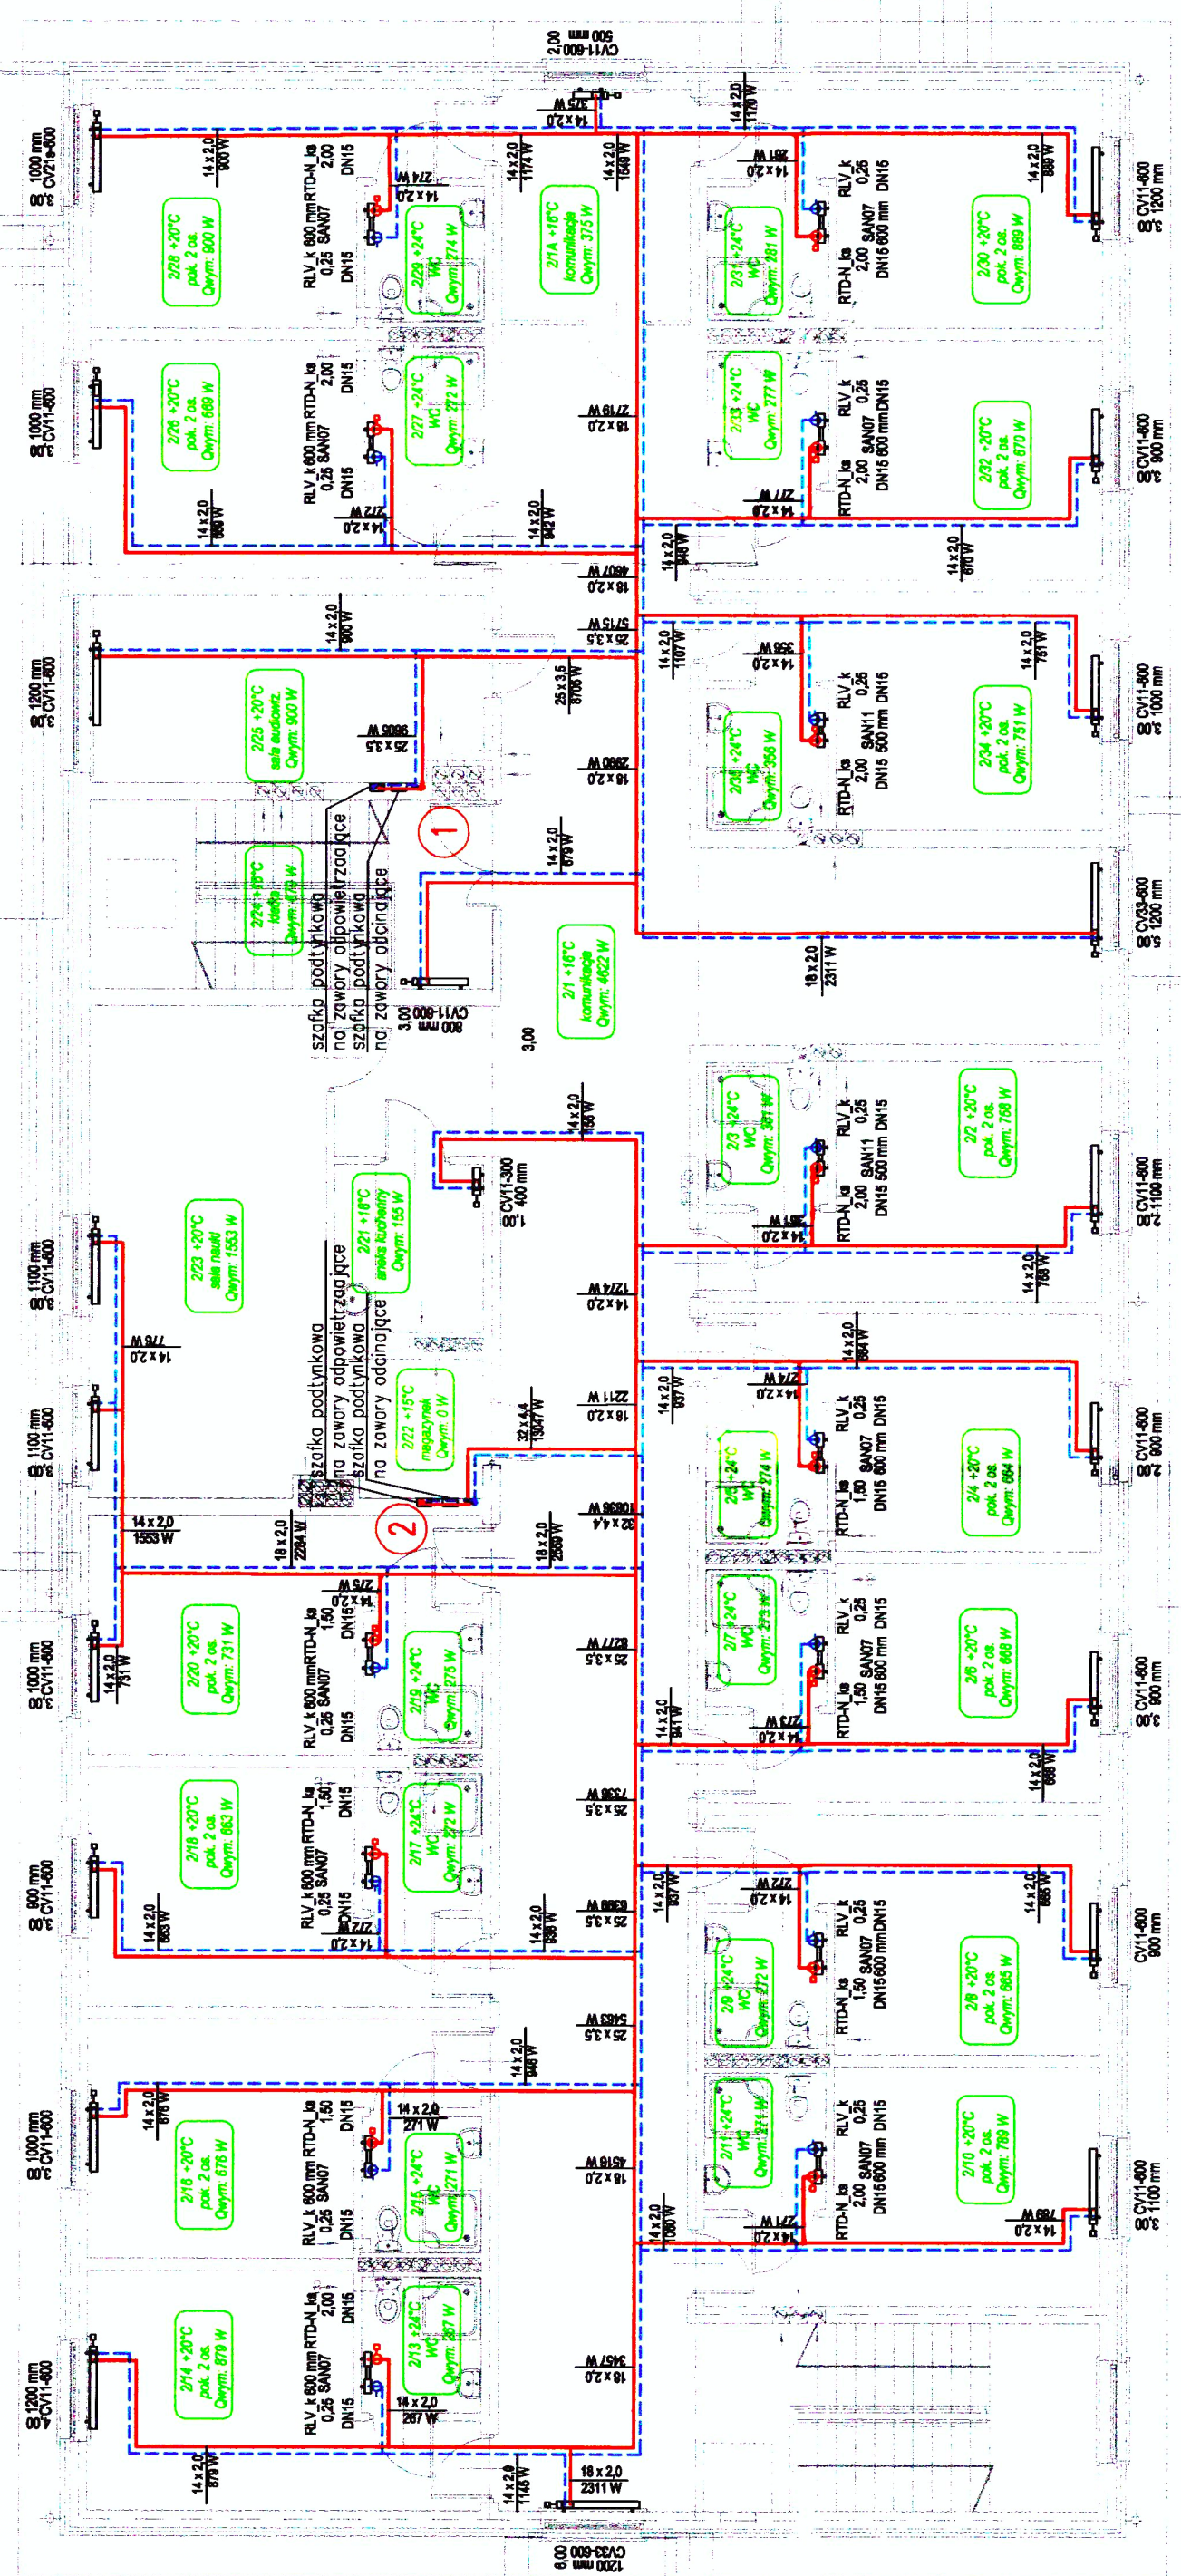

Pracownia Projektowa Instalacji Sanitarnych Grażyna i Jacek Szumscy sc
15-171 Białystok, ul. Jęczmienna 50, tel. (085) 664-77-97

Nazwa rys.: Rzut piętra
Opis: Instalacje sanitarne w budynku internatu
Janów, ul. Białostocka 22, dz. 28/7

Rys. 4
Skala 1:100

Imię i nazwisko	Nr upr.	Data	Podpis
mgr inż. Grażyna Szumska	B1/190/01	06.2008r.	G. Szumska
mgr inż. Joanna Harasimowicz		06.2008r.	J. Harasimowicz
mgr inż. Wojciech Korzeniowski		06.2008r.	W. Korzeniowski
mgr inż. Hubert Kwiatkowski		06.2008r.	H. Kwiatkowski