
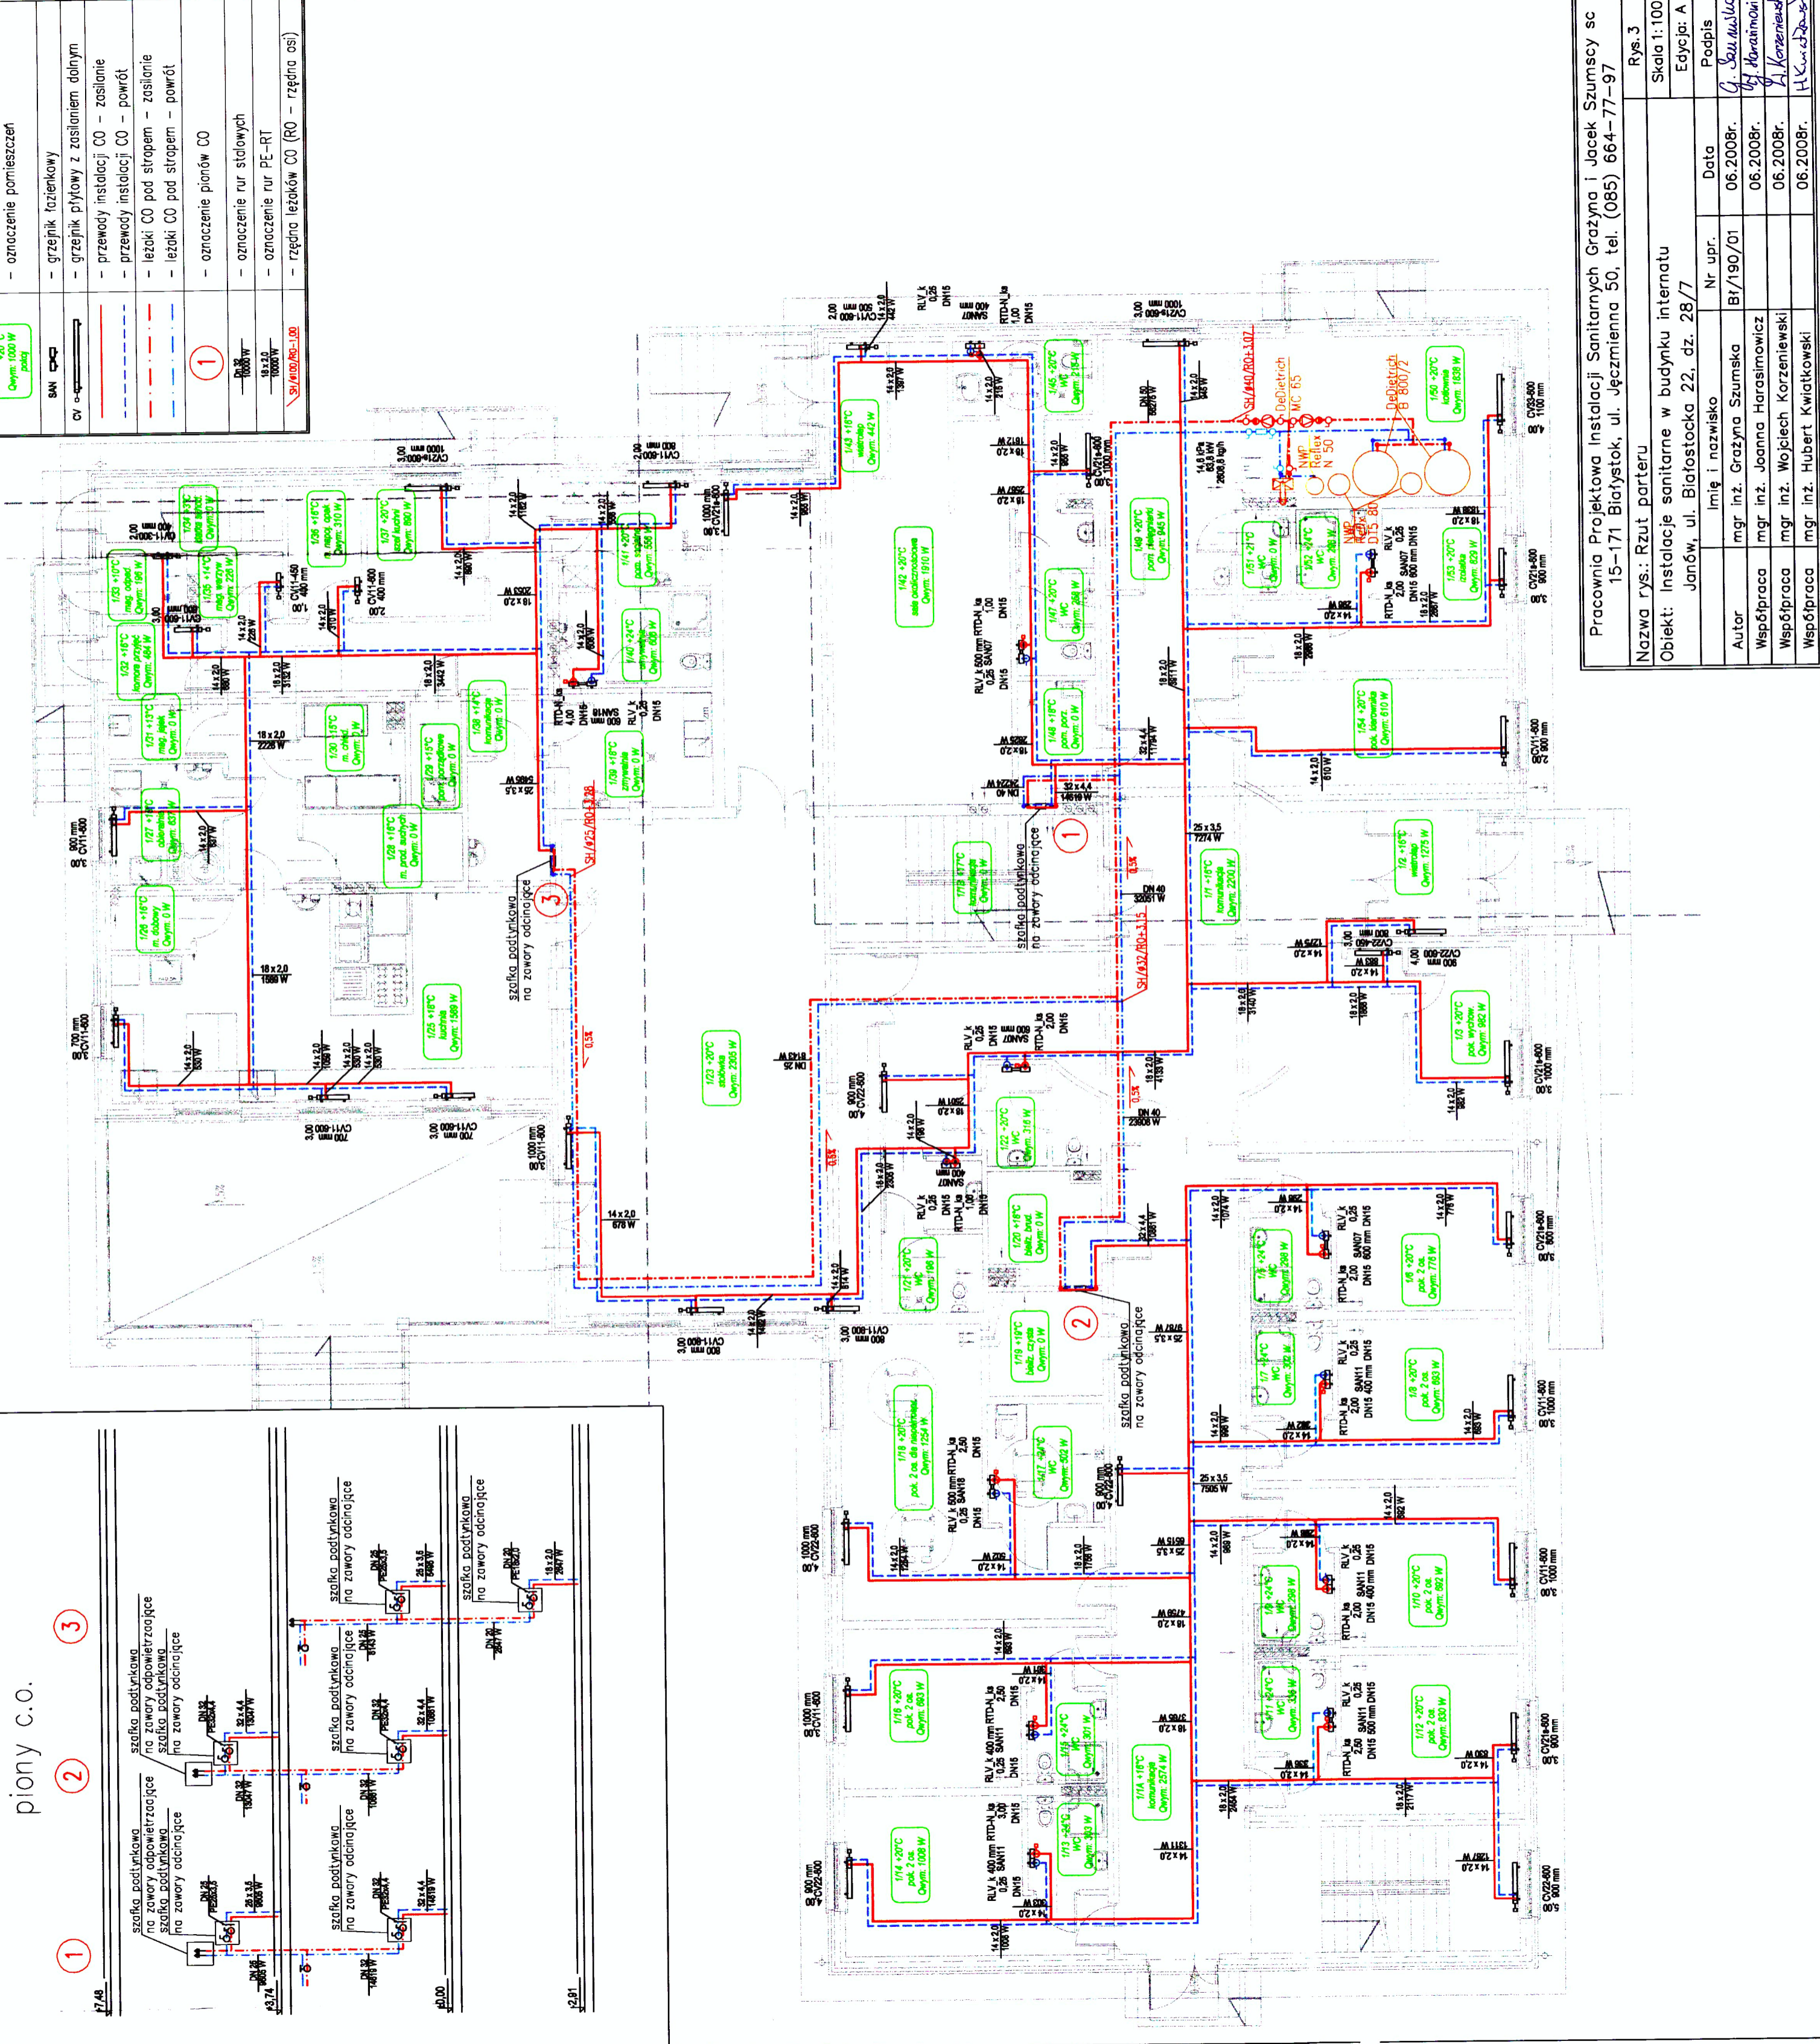


<<< LEGENDA >>>

	+20°C Ogrzewanie pomieszczeń
	- oznaczenie pomieszczeń
	- grzejnik łazienkowy
	- grzejnik płytowy z zasileniem dolnym
	- przewody instalacji CO - zasilanie
	- przewody instalacji CO - powrót
	- leżaki CO pod stropem - zasilanie
	- leżaki CO pod stropem - powrót
	- oznaczenie pionów CO
	- oznaczenie rur stalowych
	- oznaczenie rur PE-RT
	- rzędna leżaków CO (RO - rzędna osi)

piony c.o.

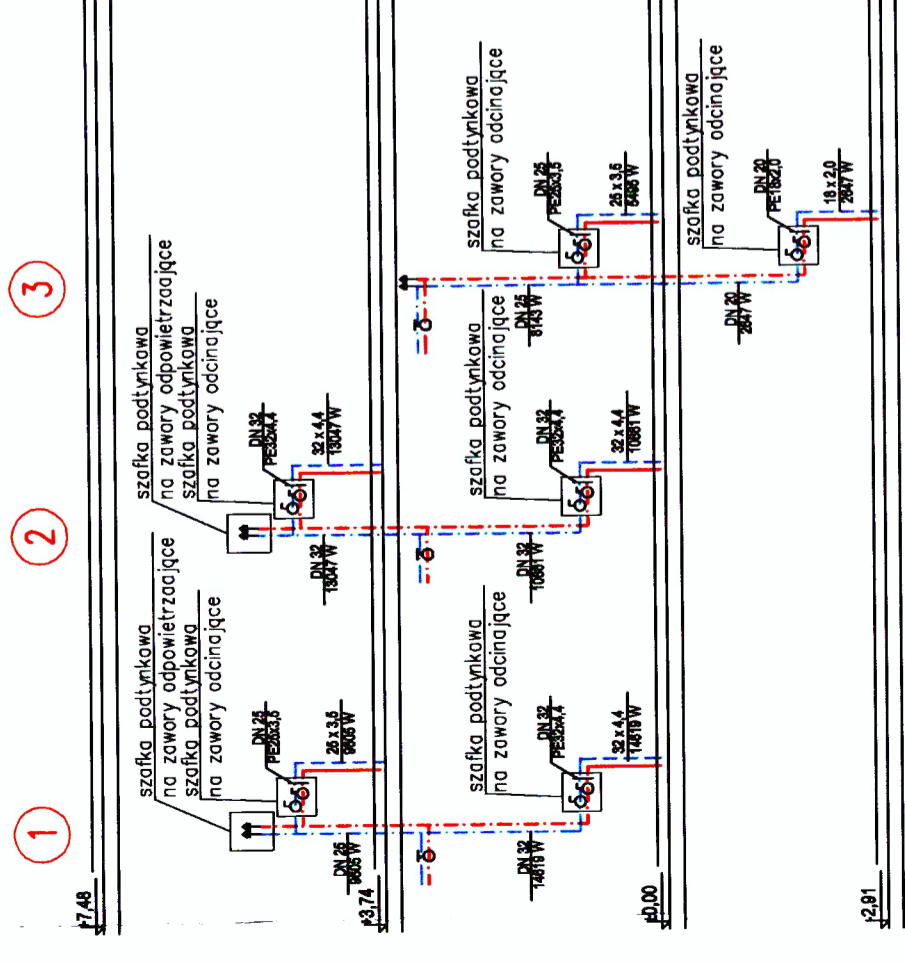

Pracownia Projektowa Instalacji Sanitarnych Grażyna i Jacek Szumscy sc
 15-171 Białystok, ul. Jęczmienna 50, tel. (085) 664-77-97

Nazwa rys.: Rzut parteru
 Obiekt: Instalacje sanitarne w budynku internatu
 Janów, ul. Białoostocka 22, dz. 28/7

Imię i nazwisko	Nr. upr.	Data	Podpis
mgr inż. Grażyna Szumska	BI/190/01	06.2008r.	
Współpraca mgr inż. Joanna Harasimowicz		06.2008r.	
Współpraca mgr inż. Wojciech Korzeniowski		06.2008r.	
Współpraca mgr inż. Hubert Kwiatkowski		06.2008r.	

Rys. 3
 Skala 1:100
 Edycja: A