
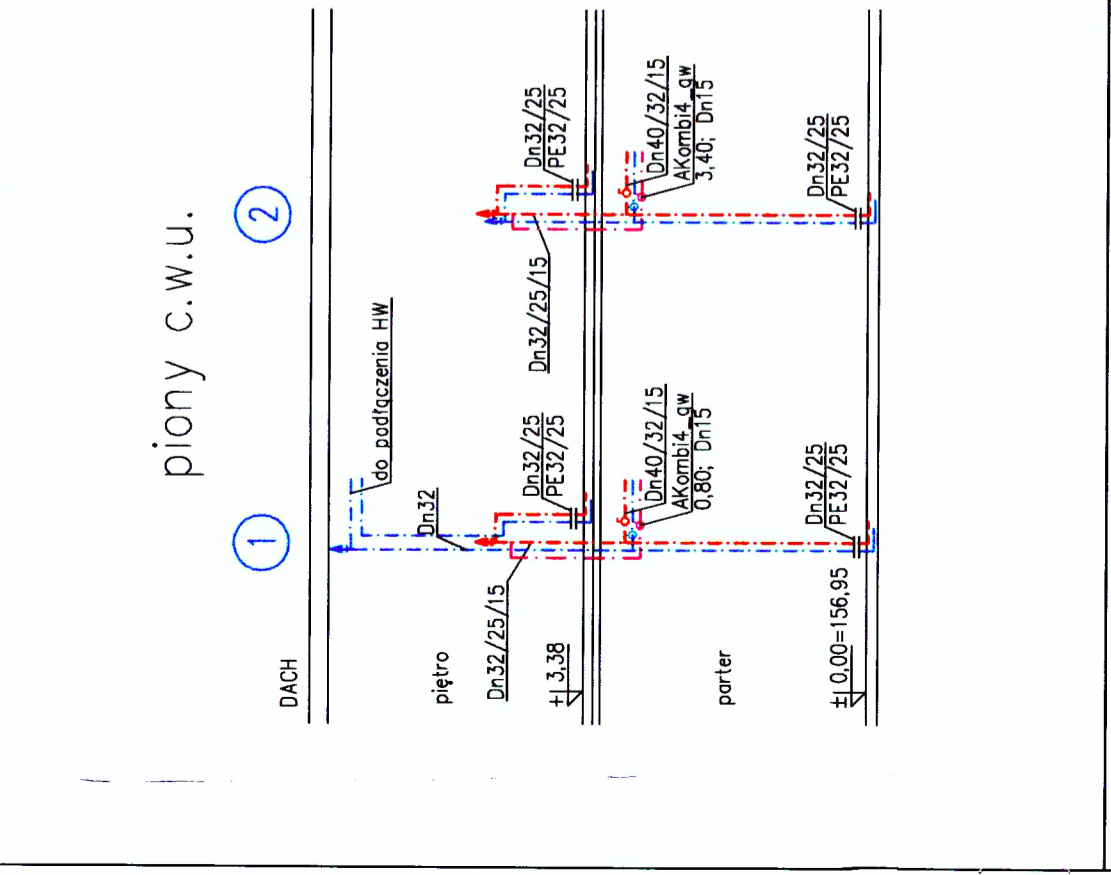


←←← LEGENDA →→→	
①	- oznaczenie pionów KS
①	- oznaczenie pionów instalacji wod.
	- wąż hydrant uniwersalny $\varnothing 25$ długość węża - 30 m
	- przewody instalacji KS grzew.
	- przewody instalacji KS grzew. pod stropem
	- przewody instalacji wod. PE-RT - WZ
	- przewody instalacji wod. PE-RT - WC
	- przewody instalacji wod. stal - WZ
	- przewody instalacji wod. stal - WC
	- przewody instalacji wod. stal - cyrkulacja
	- oznaczenie rur PVC
	- oznaczenie rur PE-RT przewody nieopisane - PE-RT18
	- oznaczenie rur stalowych

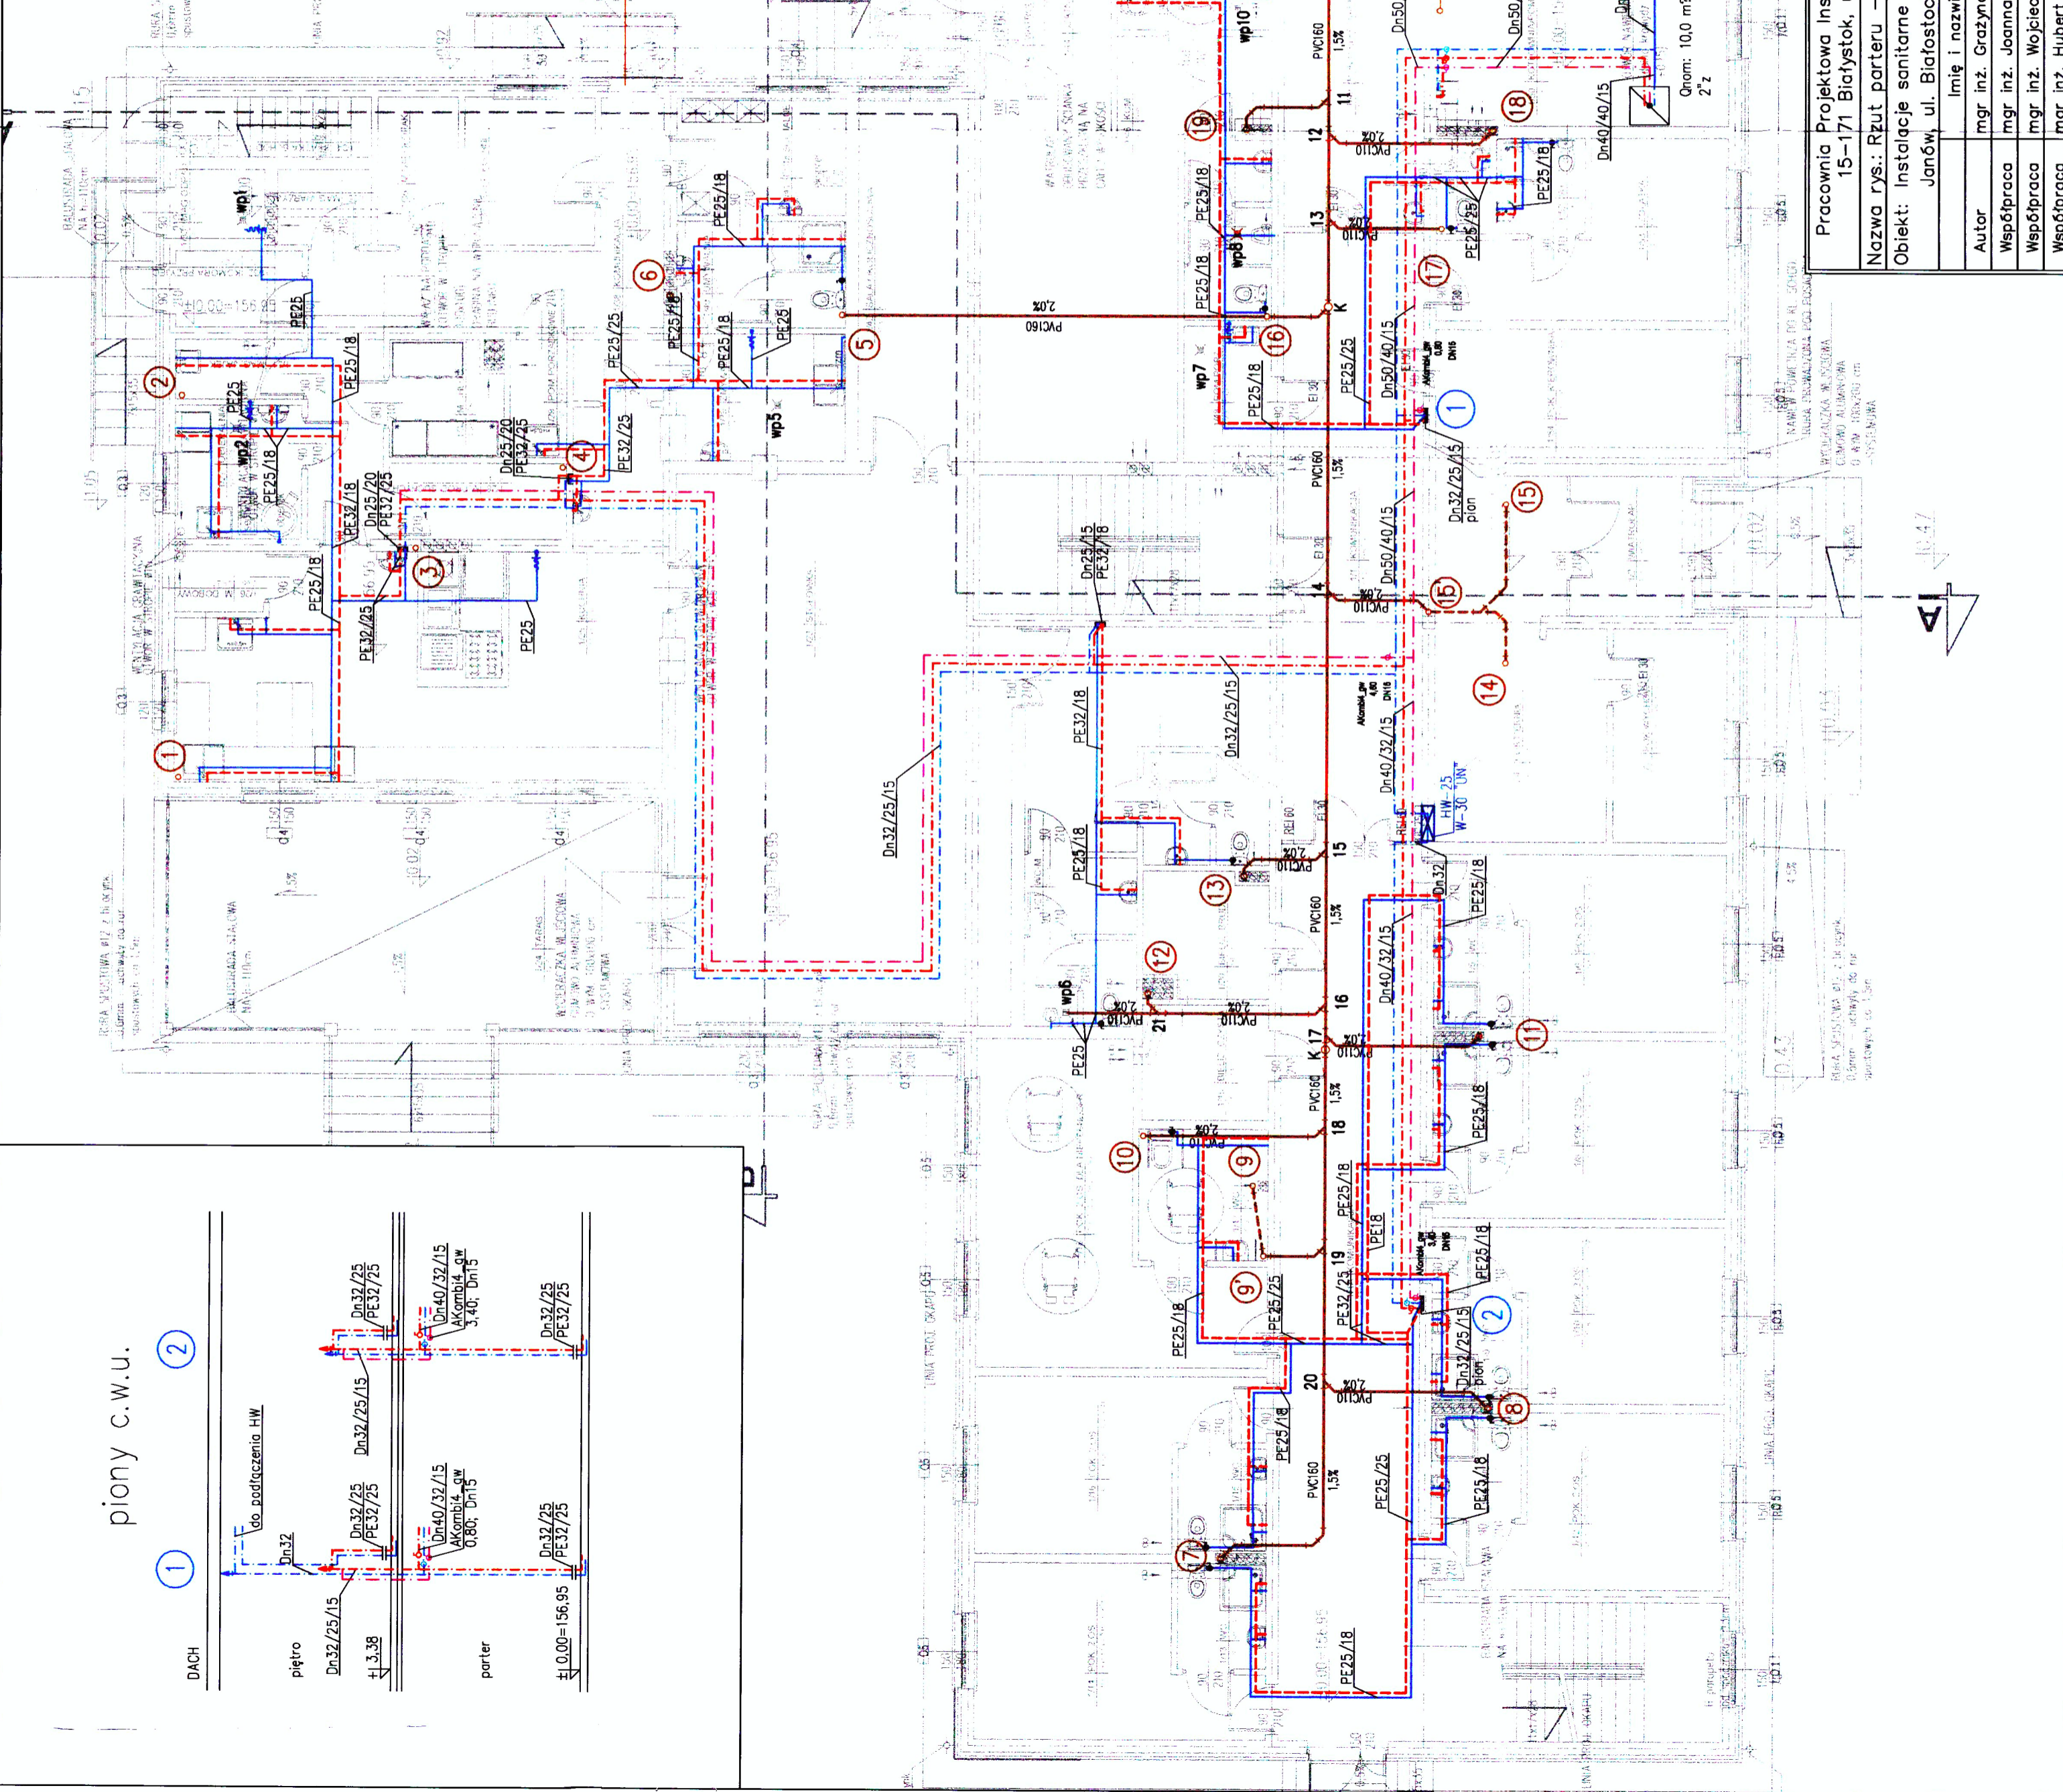

Pracownia Projektowa Instalacji Sanitarnych Grażyna i Jacek Szumscy sp	
15-171 Białystok, ul. Jęczmienna 50, tel. (085) 664-77-97	
Nazwa rys.: Rzut parteru - inst. wod-kan	
Obiekt: Instalacje sanitarne w budynku internatu	
Janów, ul. Białostocka 22, dz. 28/7	
Rys.6	Skala 1:100
Edycja: A	
Imię i nazwisko	Nr upr.
mgr inż. Grażyna Szumska	BT/190/01
mgr inż. Joanna Harasimowicz	06.2008r.
mgr inż. Wojciech Korzeniowski	06.2008r.
mgr inż. Hubert Kwiatkowski	06.2008r.
mgr inż. Hubert Kwiatkowski	06.2008r.
Podpis	
G. Szumska	
J. Harasimowicz	
W. Korzeniowski	
H. Kwiatkowski	