


LEGENDA >>>

1	- oznaczenie pionów KS
1	- oznaczenie pionów instalacji wod.
HW-25 W-30 UN	- wąż hydrant uniwersalny Ø25 długość węża - 30 m
---	- przewody instalacji KS grzew.
---	- przewody instalacji KS grzew. pod stropem
---	- przewody instalacji wod. PE-RT - WZ
---	- przewody instalacji wod. PE-RT - WC
---	- przewody instalacji wod. stal - WZ
---	- przewody instalacji wod. stal - WC
---	- przewody instalacji wod. stal - cyrkulacja
PVC 200 Z	- oznaczenie rur PVC
PE 25/18	- oznaczenie rur PE-RT
Dn 65/50/20	- oznaczenie rur stalowych

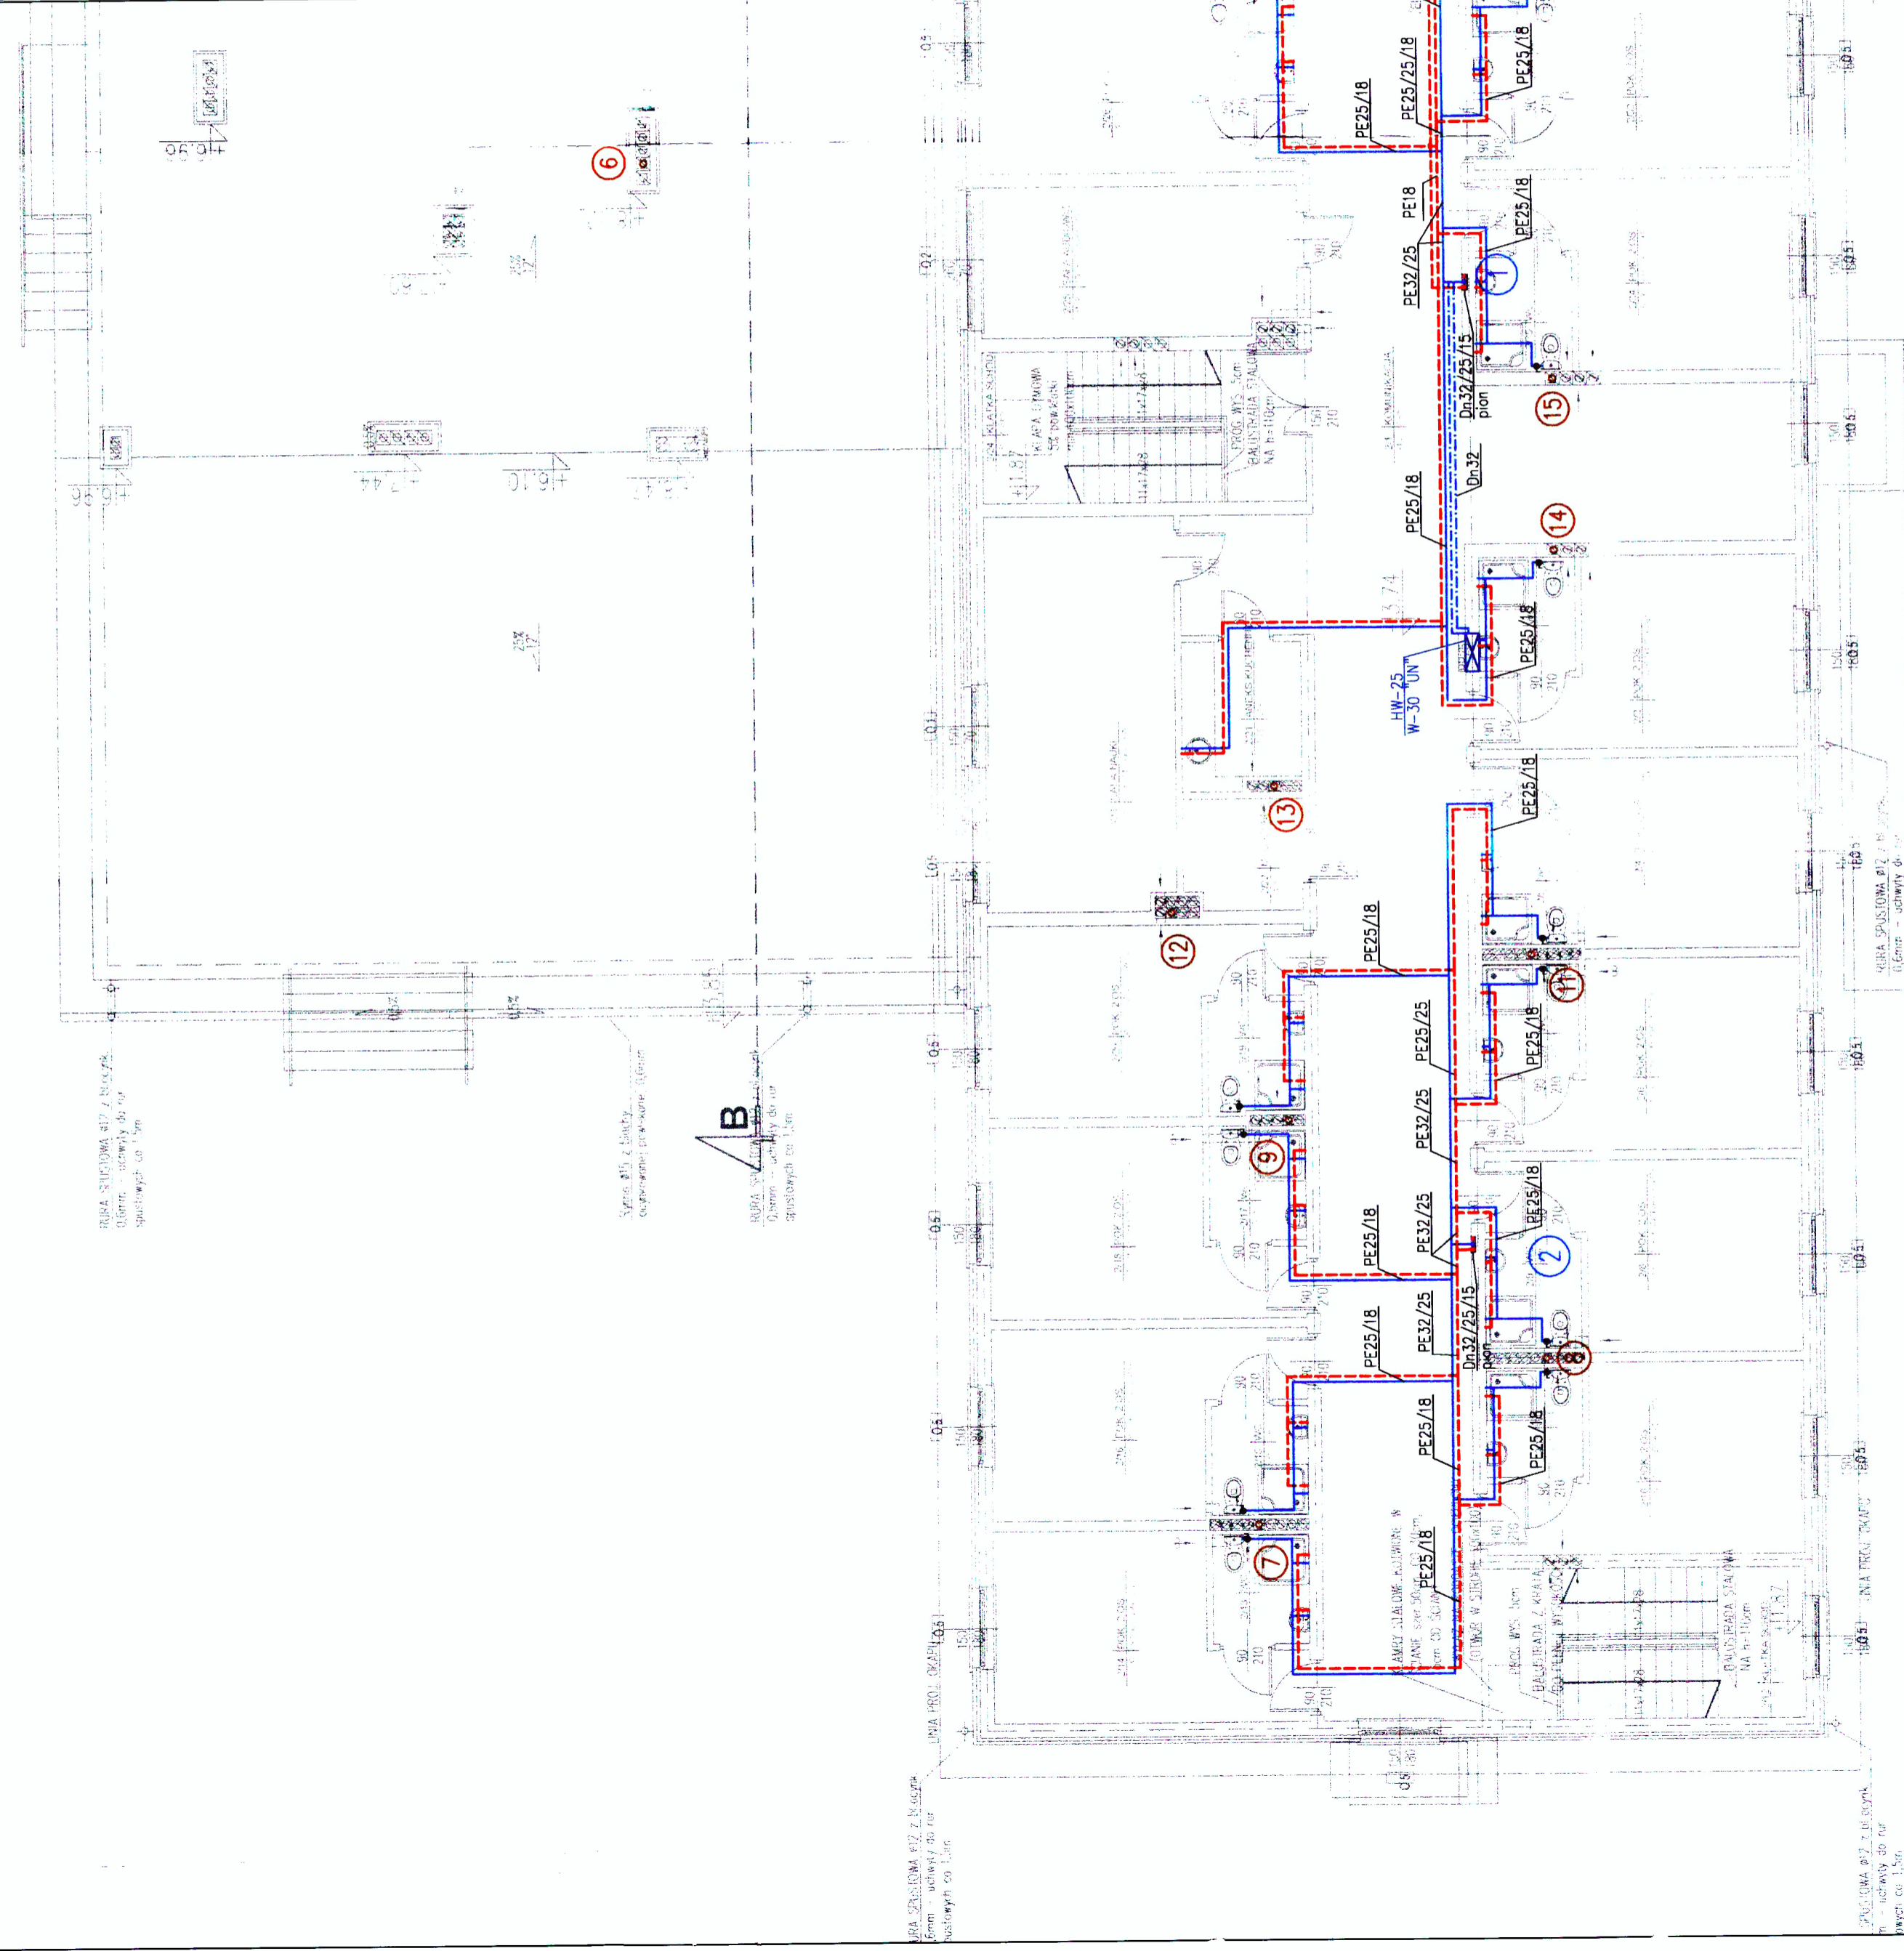

Pracownia Projektowa Instalacji Sanitarnych Grażyna i Jacek Szumscy sc 15-171 Białystok, ul. Jęczmienna 50, tel. (085) 664-77-97		Rys.7
Nazwa rys.: Rzut piętra - inst. wod-kan		Skala 1:100
Objekt: Instalacje sanitarne w budynku internatu Janów, ul. Białostocka 22, dz. 28/7		Edycja: A
Autor	mgr inż. Grażyna Szumska	Nr upr.
Współpraca	mgr inż. Joanna Harasimowicz	Data
Współpraca	mgr inż. Wojciech Korzeniowski	06.2008r.
Współpraca	mgr inż. Hubert Kwiatkowski	06.2008r.
	Podpis	
	G. Szumska	
	J. Harasimowicz	
	W. Korzeniowski	
	H. Kwiatkowski	